

Схема кондиционирования кабинетов 101, 103


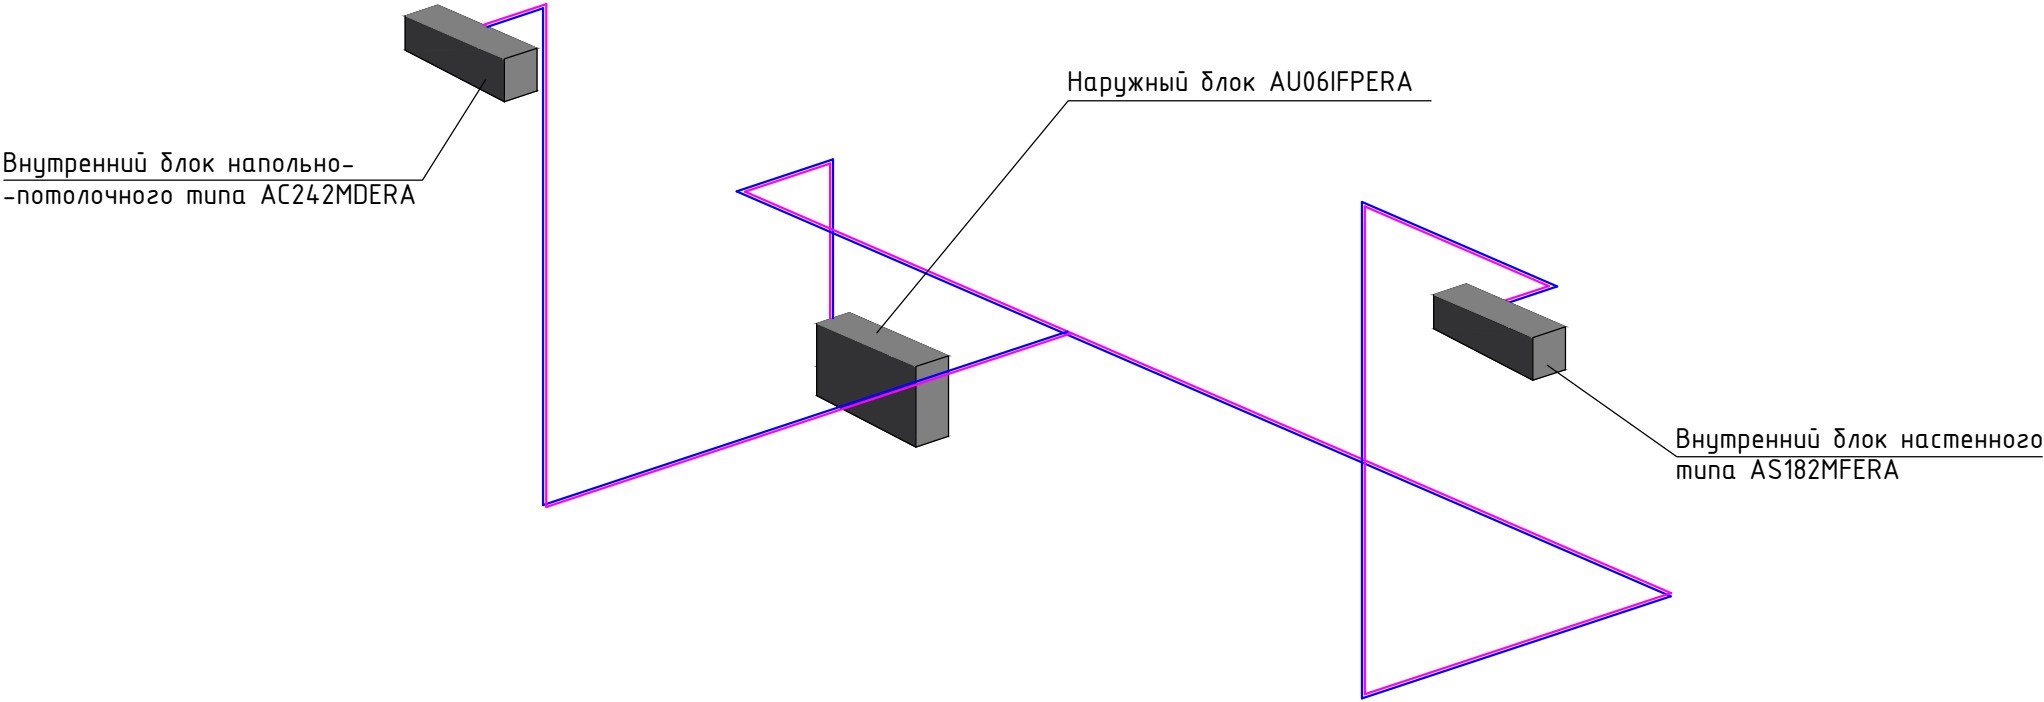


Схема кондиционирования кабинетов 120, 122

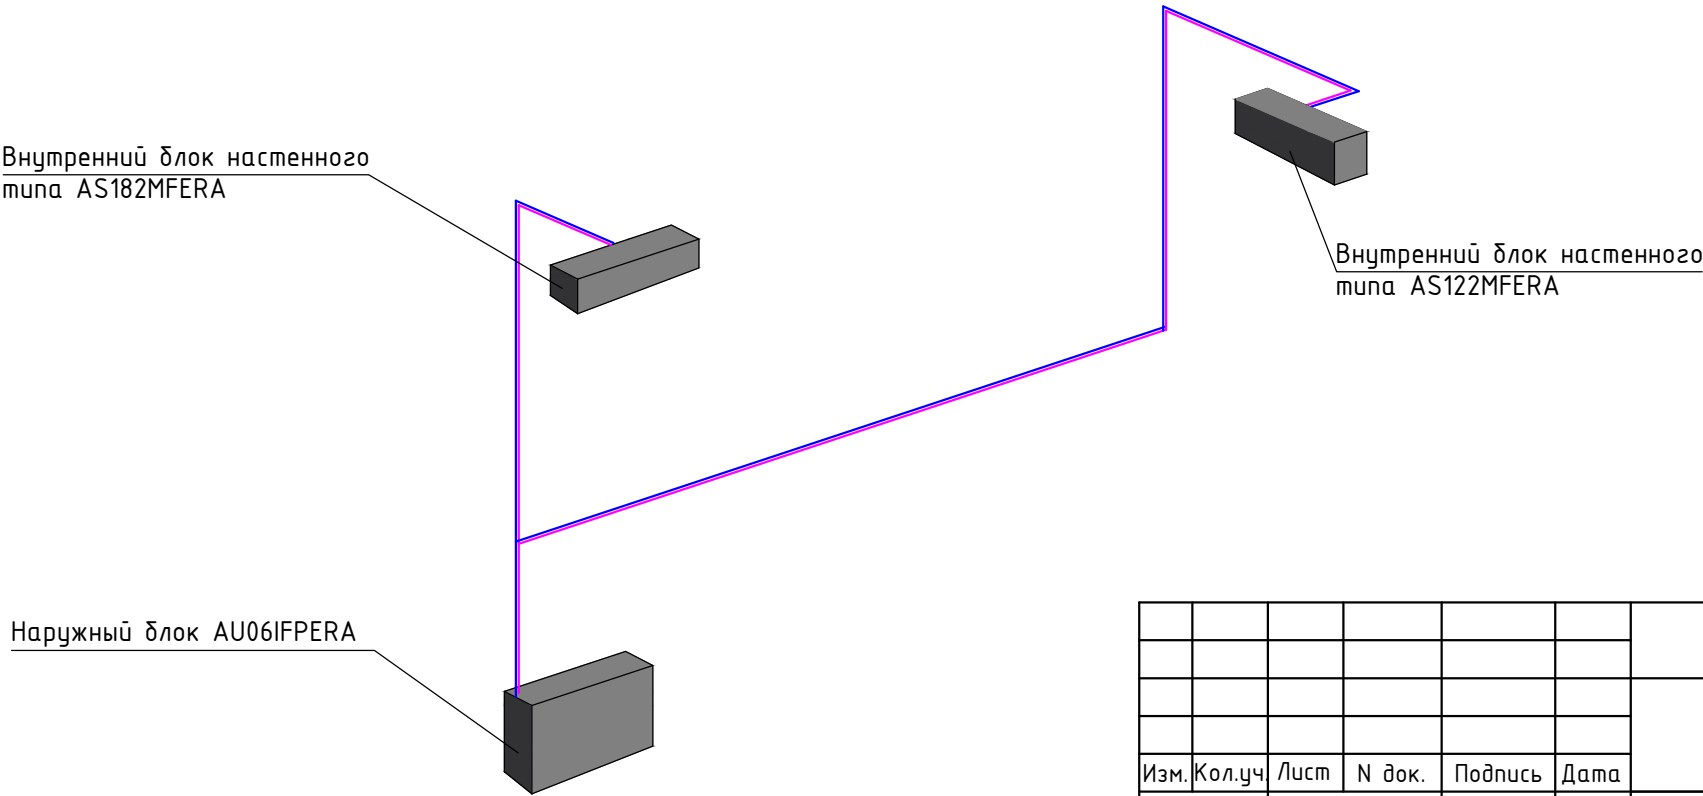


Согласовано			
Взам. инв. N			
Подп. и дата			
Инв. N подл.			


						Кондиционирование		
						г. Москва, ул. Солянка, д. 14, стр. 3		
Изм.	Кол.уч.	Лист	N док.	Подпись	Дата	Российский научный фонд	Стадия	Лист
								01
						Схема кондиционирования кабинетов 101, 103, 120, 122		

Цокольный этаж (фрагмент)

Наружный блок AU06IFPERA

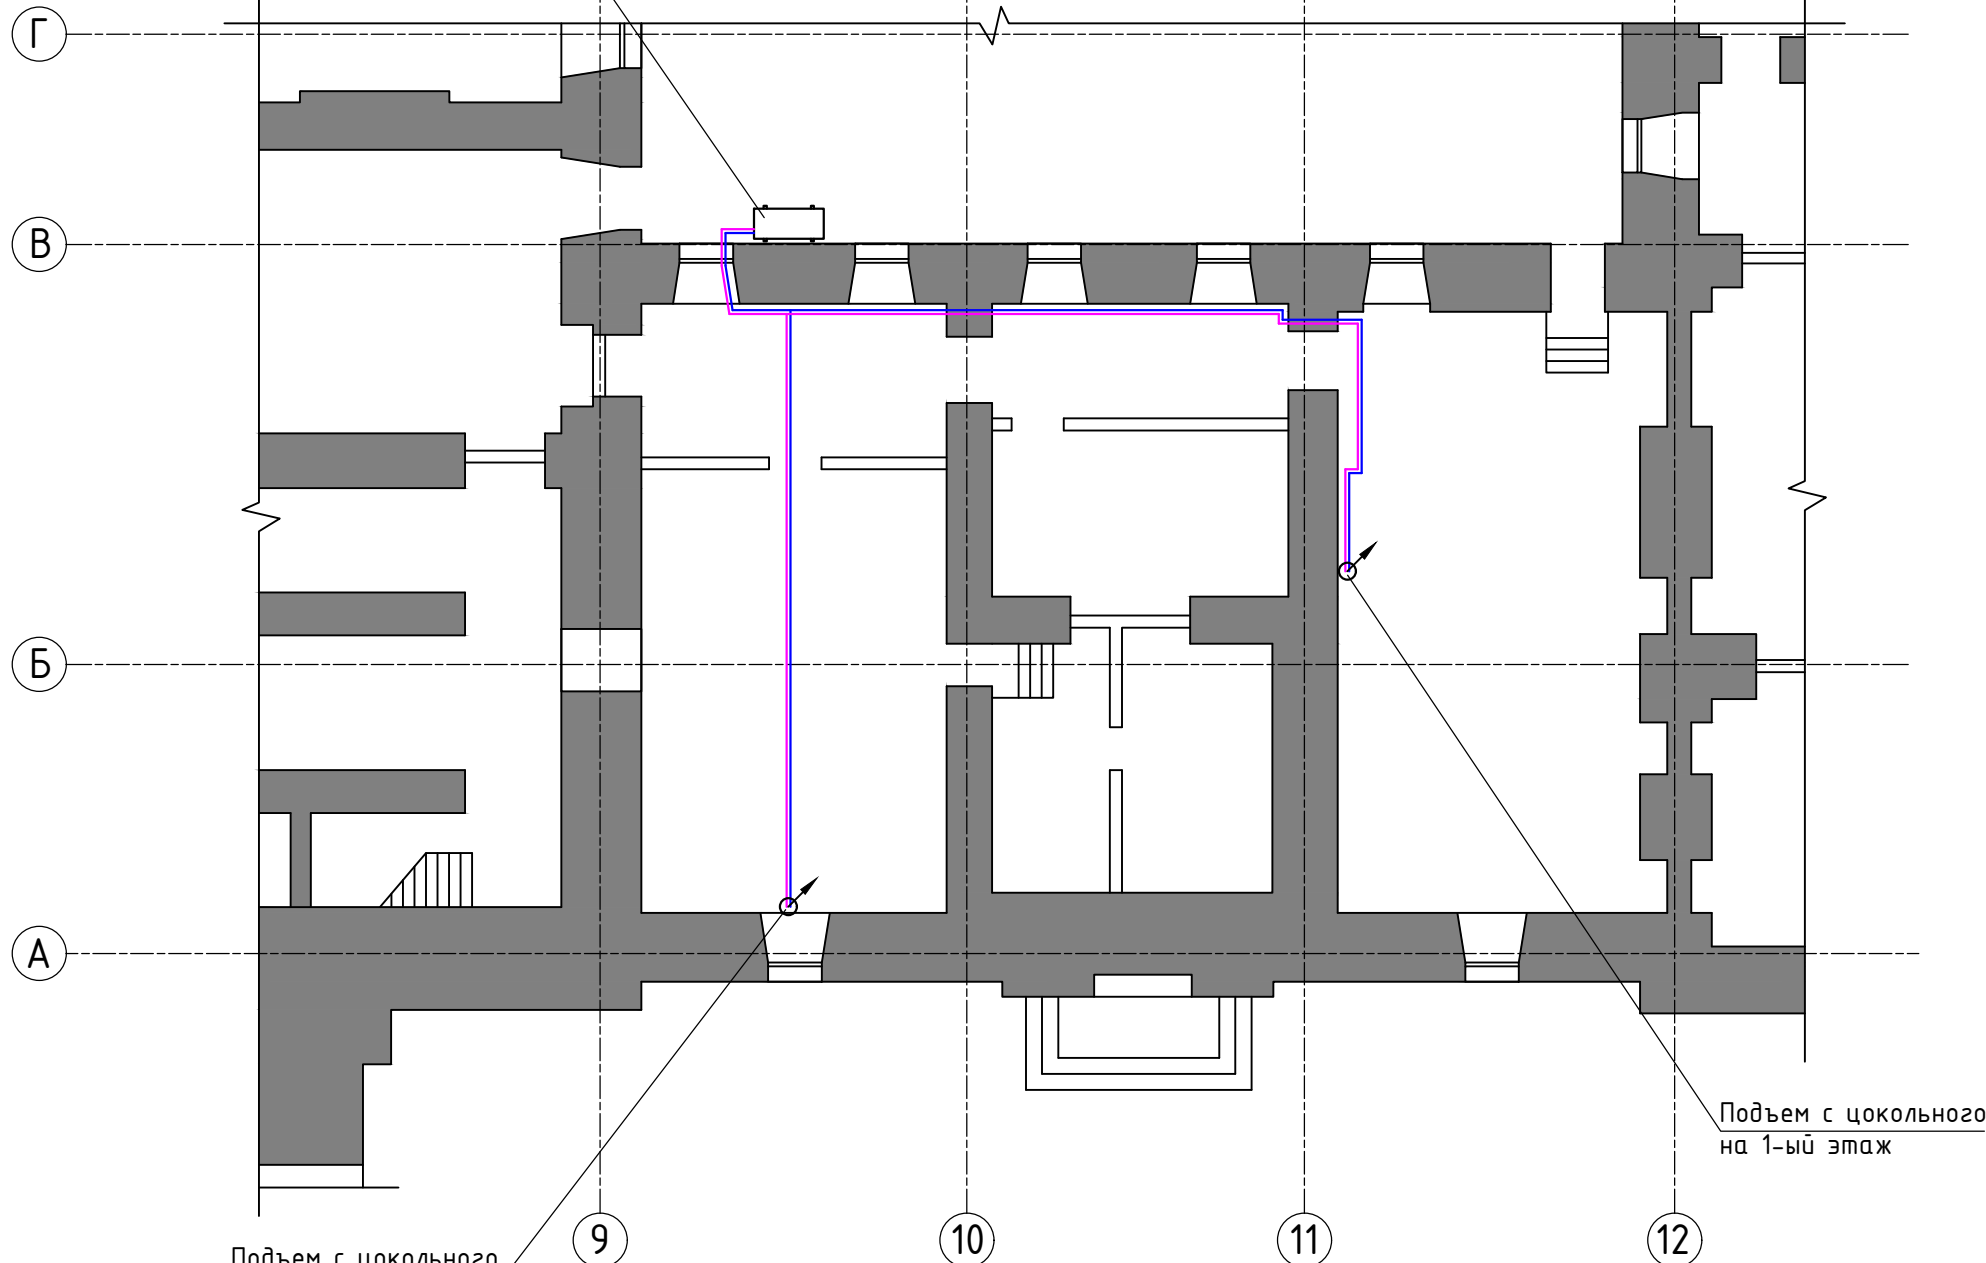

План цокольного этажа

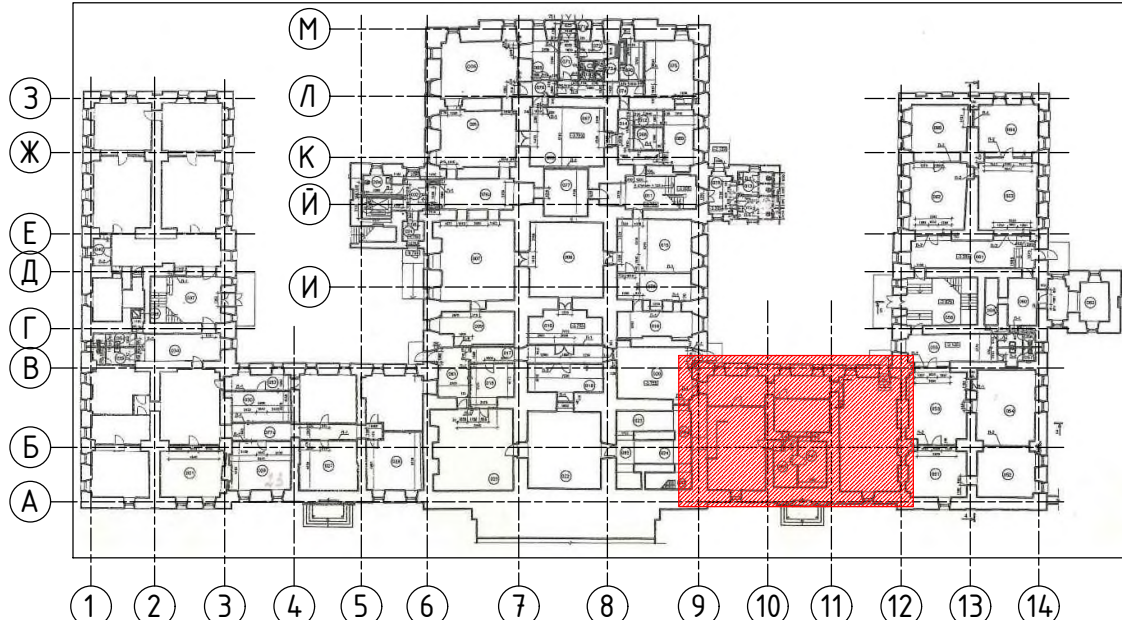

— ХЗ – жидкостная линия системы фреонового холодоснабжения
— Х4 – линия горячего газа системы фреонового холодоснабжения

Кондиционирование

г. Москва, ул. Солянка, д. 14, стр. 3

						Кондиционирование			
						г. Москва, ул. Солянка, д. 14, стр. 3			
Изм.	Кол.уч.	Лист	№ док.	Подпись	Дата				
						Российский научный фонд	Стадия	Лист	Листов
								02	
						План кондиционирования кабинетов 101, 103			

Согласовано


Взам. шв. N

Годн. и дама


Инв. N подл.

Согласовано		Взам. инв. N	Подп. и дата	Инв. N подл.

1-й этаж (фрагмент)

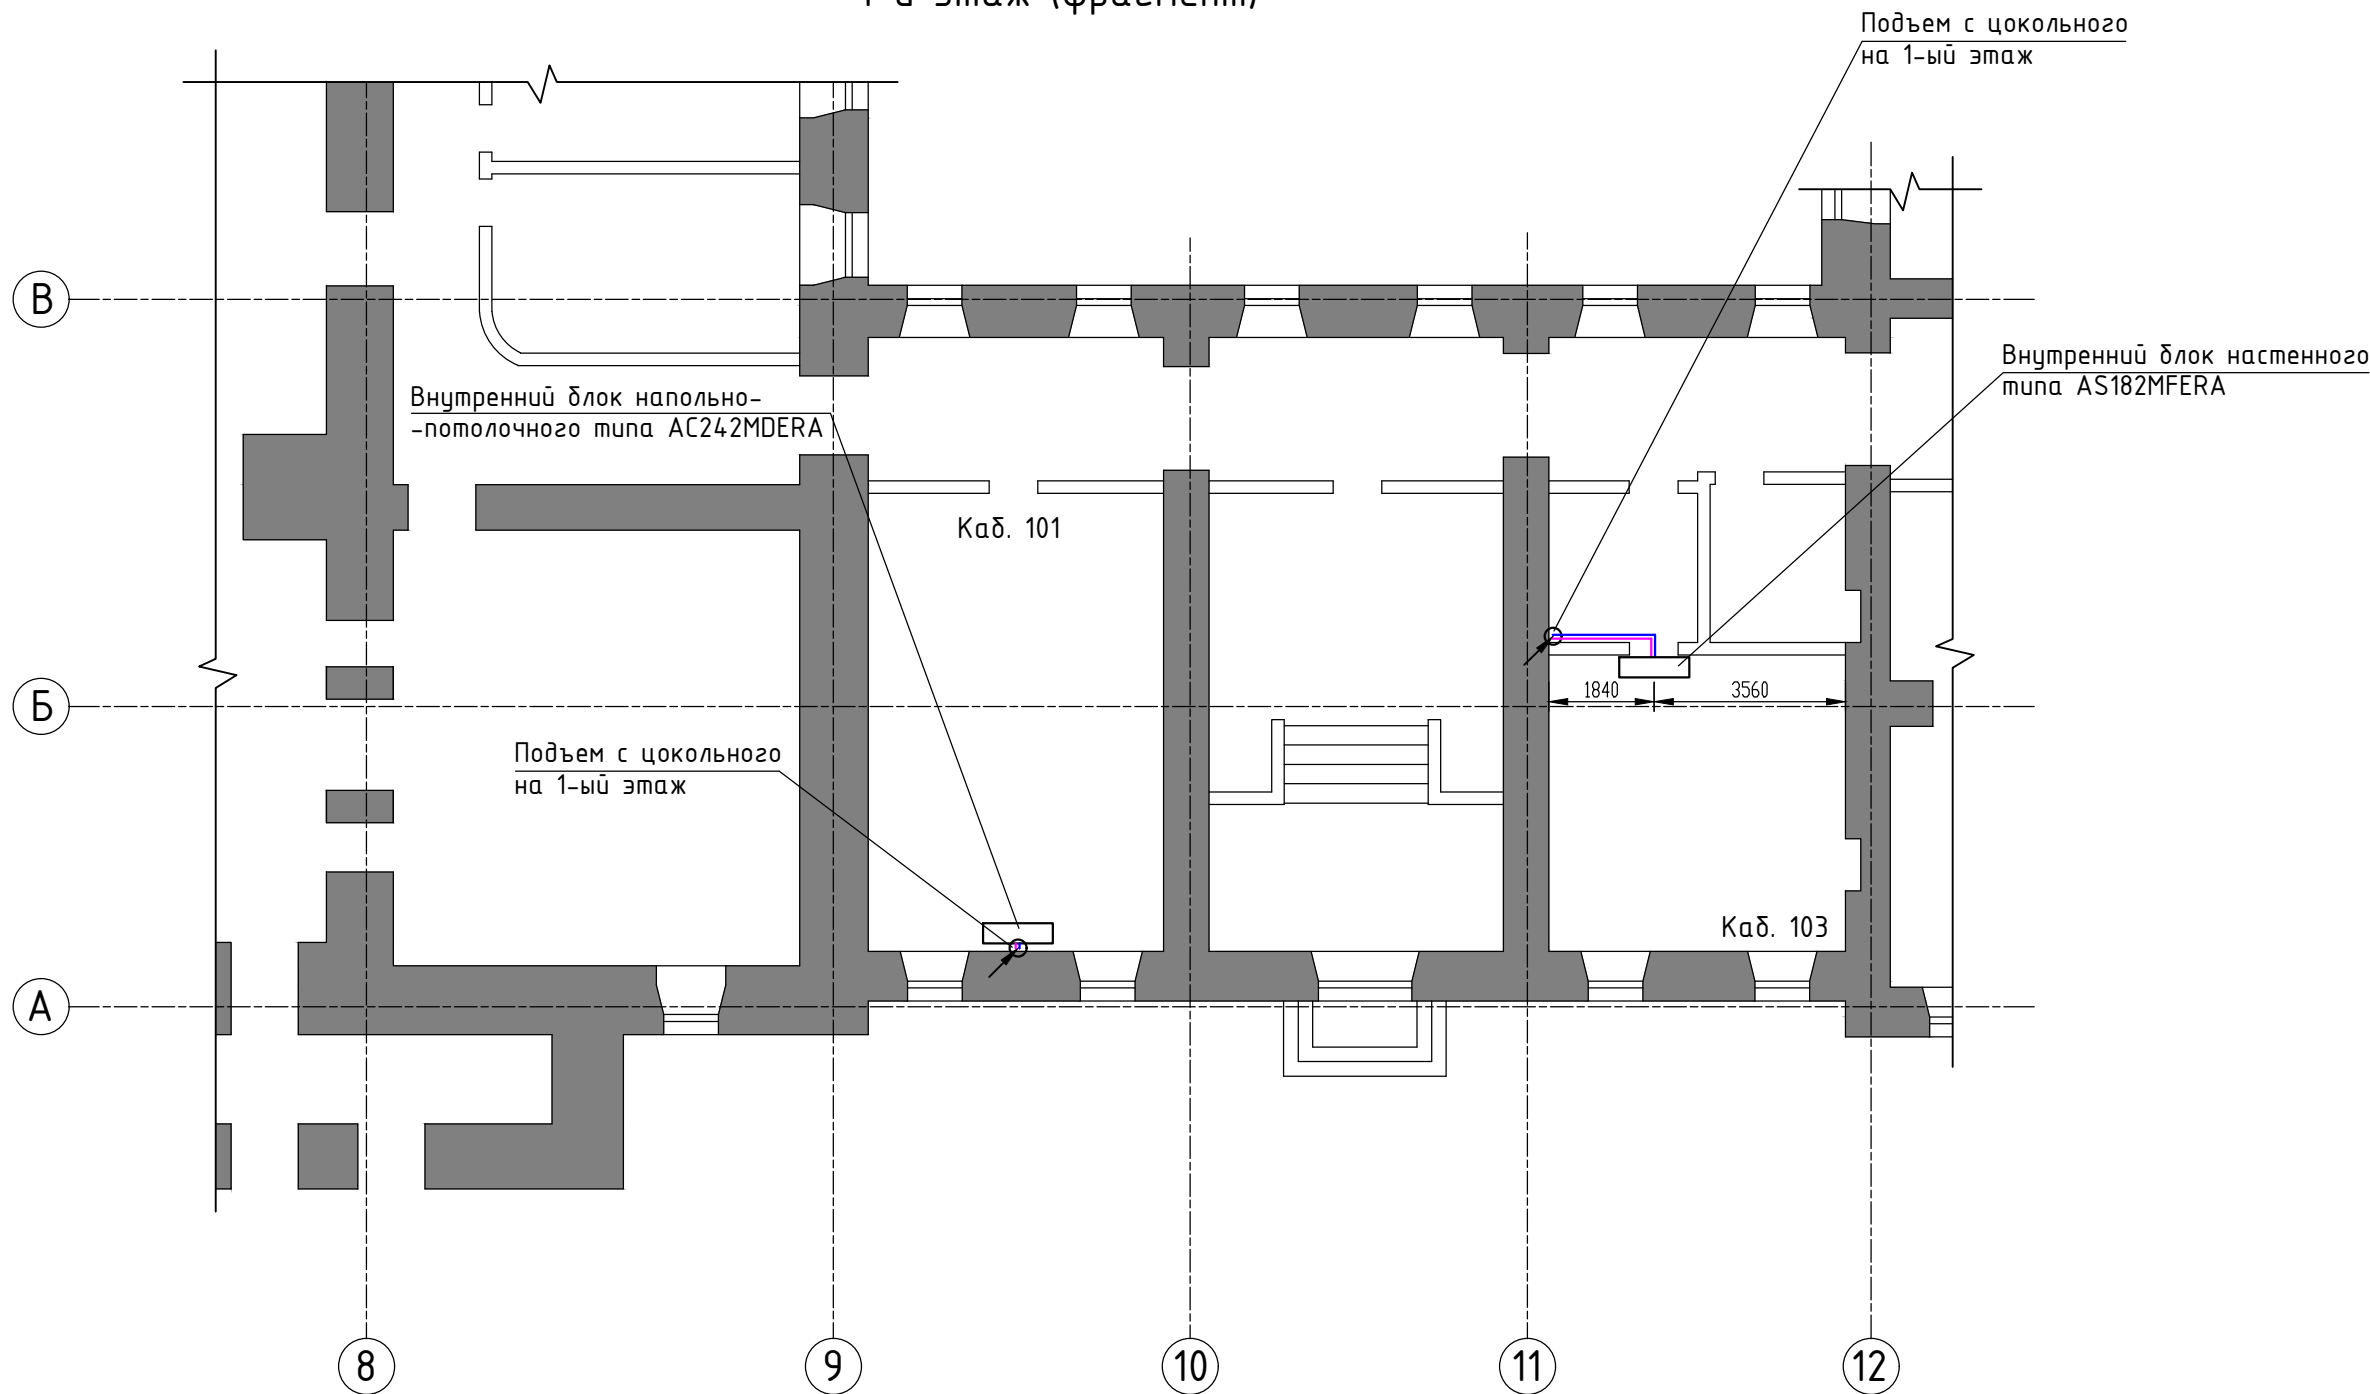


План 1-го этажа

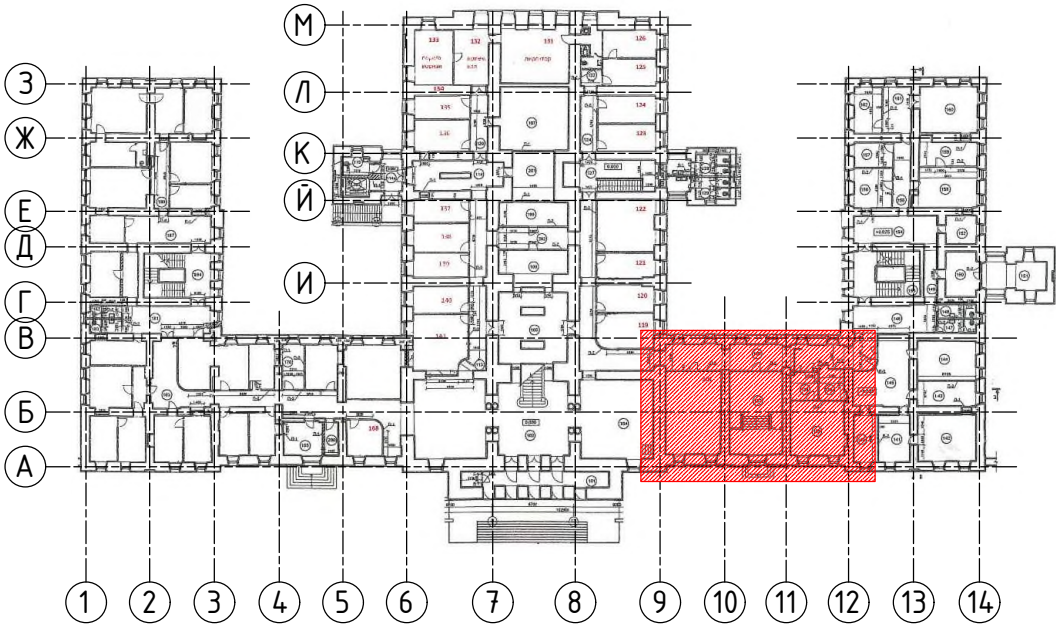


— X3 — жидкостная линия системы фреонового холодообеспечения
— X4 — линия горячего газа системы фреонового холодообеспечения

						Кондиционирование			
						г. Москва, ул. Солянка, д. 14, стр. 3			
Изм.	Кол.уч	Лист	N док.	Подпись	Дата	Российский научный фонд	Стадия	Лист	Листов
								03	
						План кондиционирования кабинетов 101, 103			

Инв. N подл.	Подп. и дата	Взам. инв. N	Согласовано	

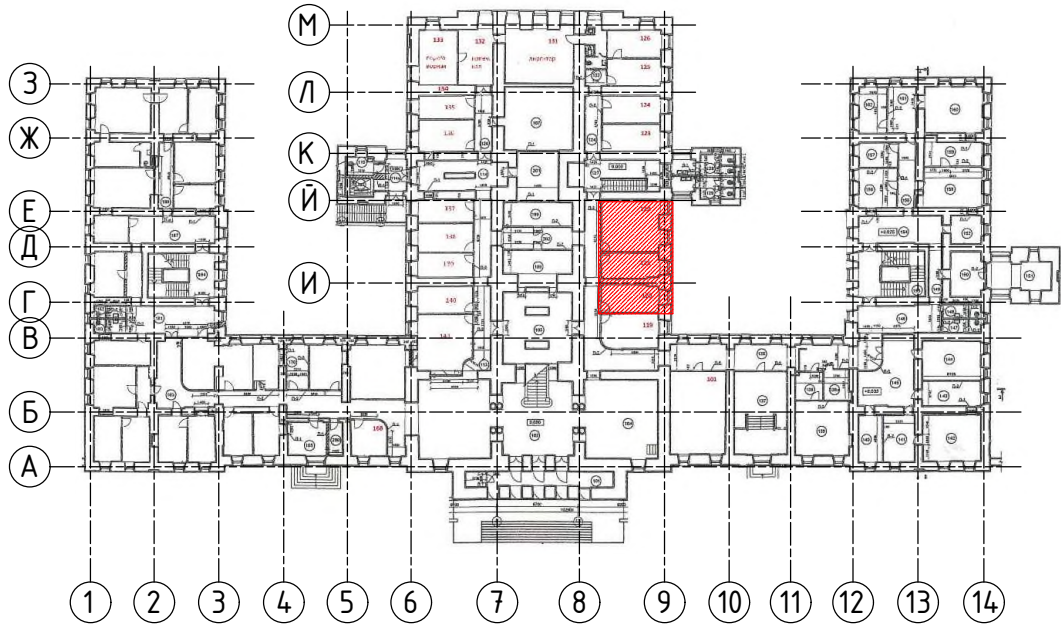

Внутренний блок настенного
типа AS182MFERA

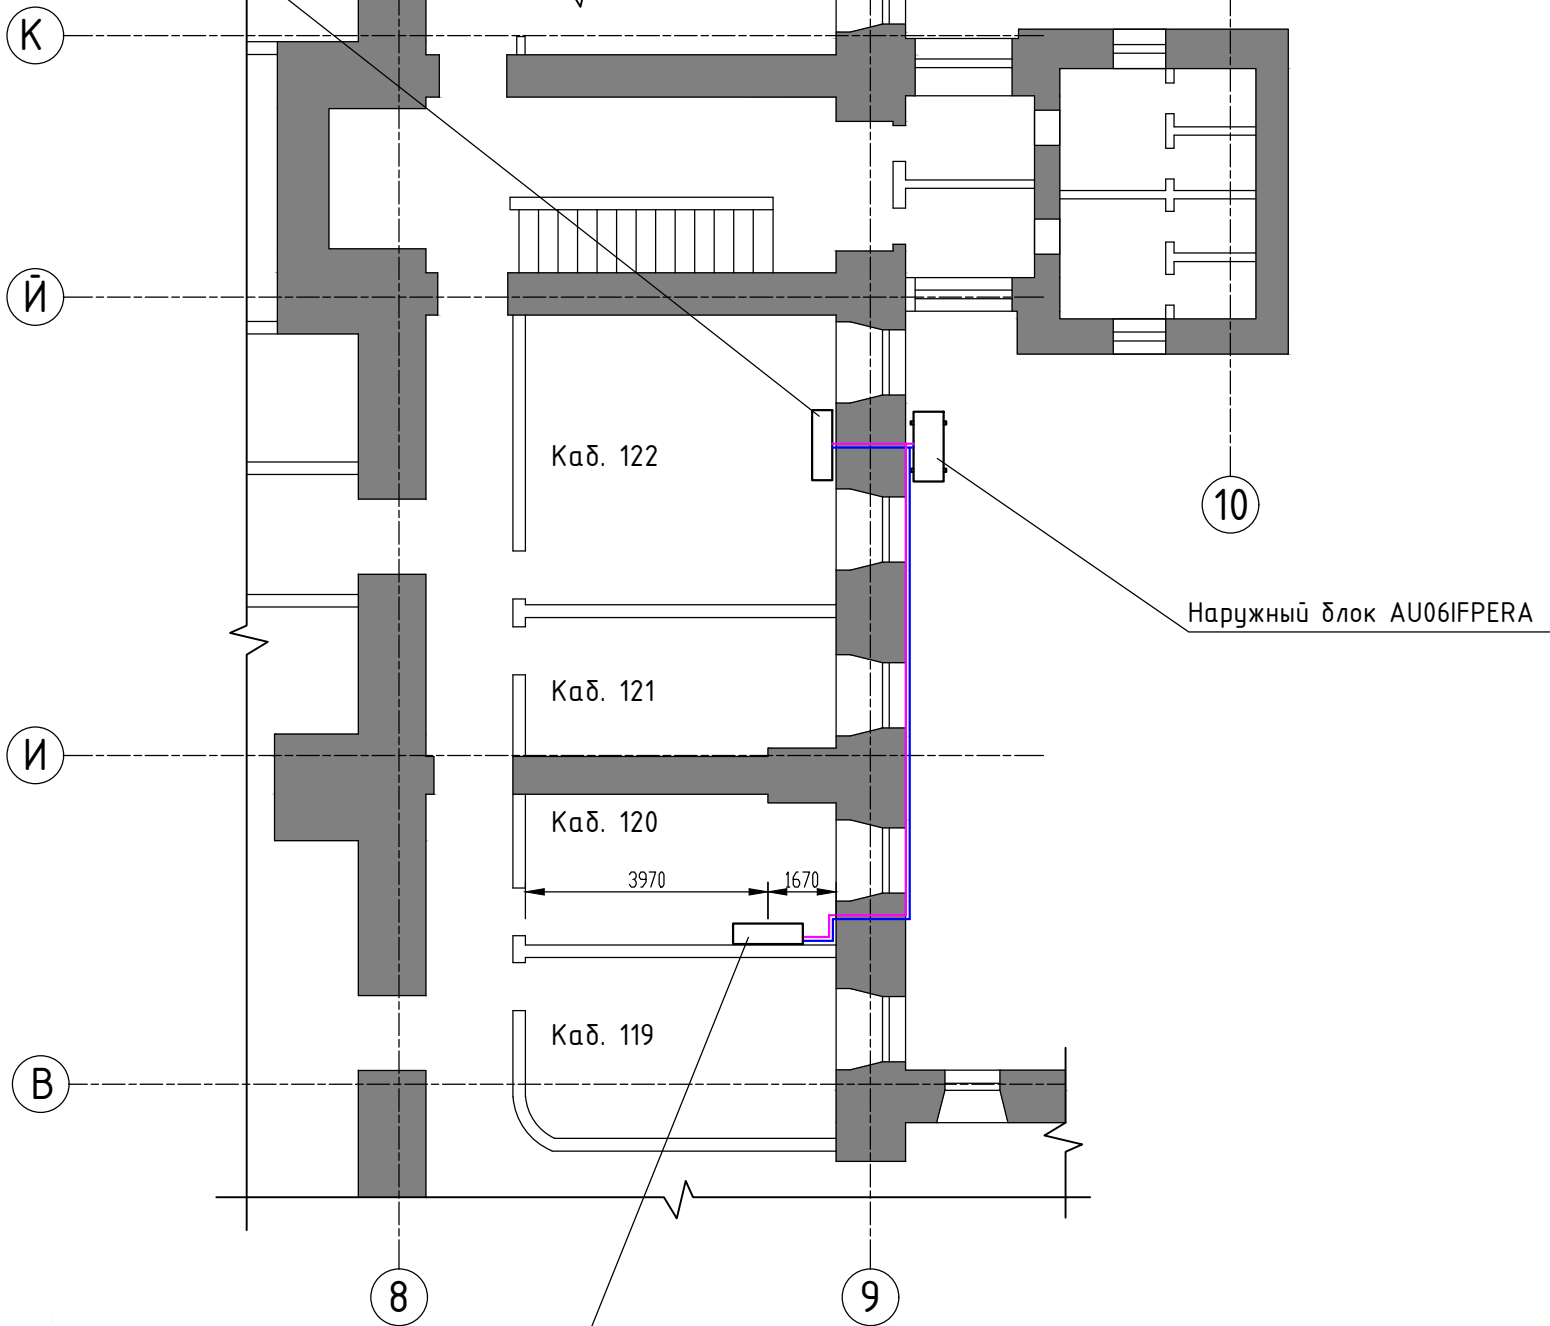


Внутренний блок настенного
типа AS122MFERA

ХЗ – жидкостная линия системы фреонового холодоснабжения
Х4 – линия горячего газа системы фреонового холодоснабжения


						Кондиционирование				
						г. Москва, ул. Солянка, д. 14, стр. 3				
Изм.	Кол.уч.	Лист	N док.	Подпись	Дата					
						Российский научный фонд		Стадия	Лист	Листов
									04	
						План кондиционирования кабинетов 120, 122				

1-й этаж (фрагмент)

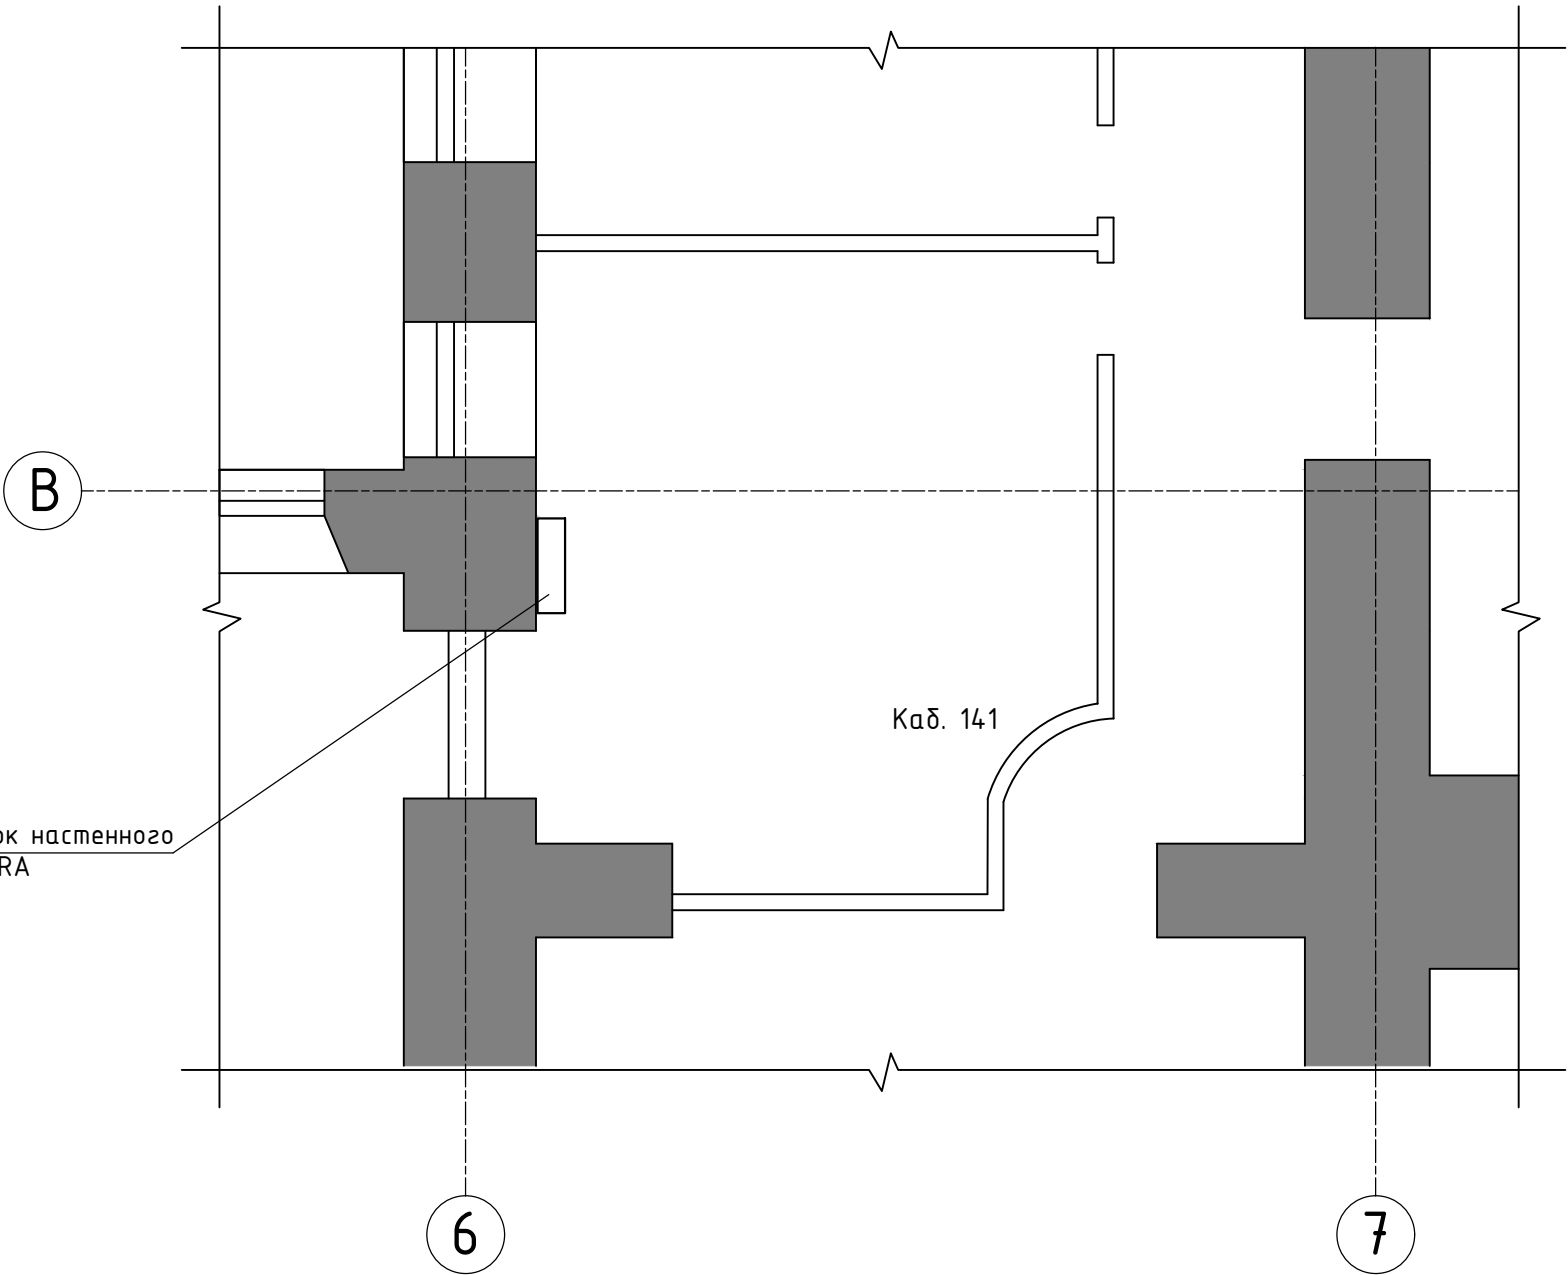

Кад. 141

Внутренний блок настенного
типа AS122MFERA

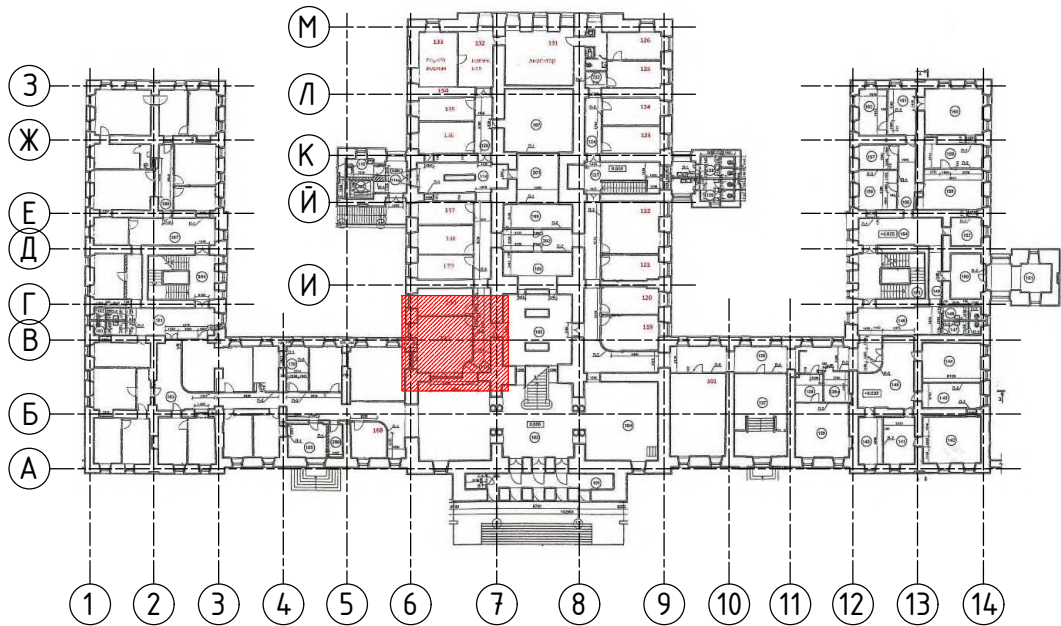

— X3 — жидкостная линия системы фреонового холодоснабжения
— X4 — линия горячего газа системы фреонового холодоснабжения

						Кондиционирование		
						г. Москва, ул. Солянка, д. 14, стр. 3		
Изм.	Кол.уч.	Лист	N док.	Подпись	Дата	Российский научный фонд	Стадия	Лист
								05
						План кондиционирования кабинета 141		